


【別紙1-1】対象範囲図

現況図

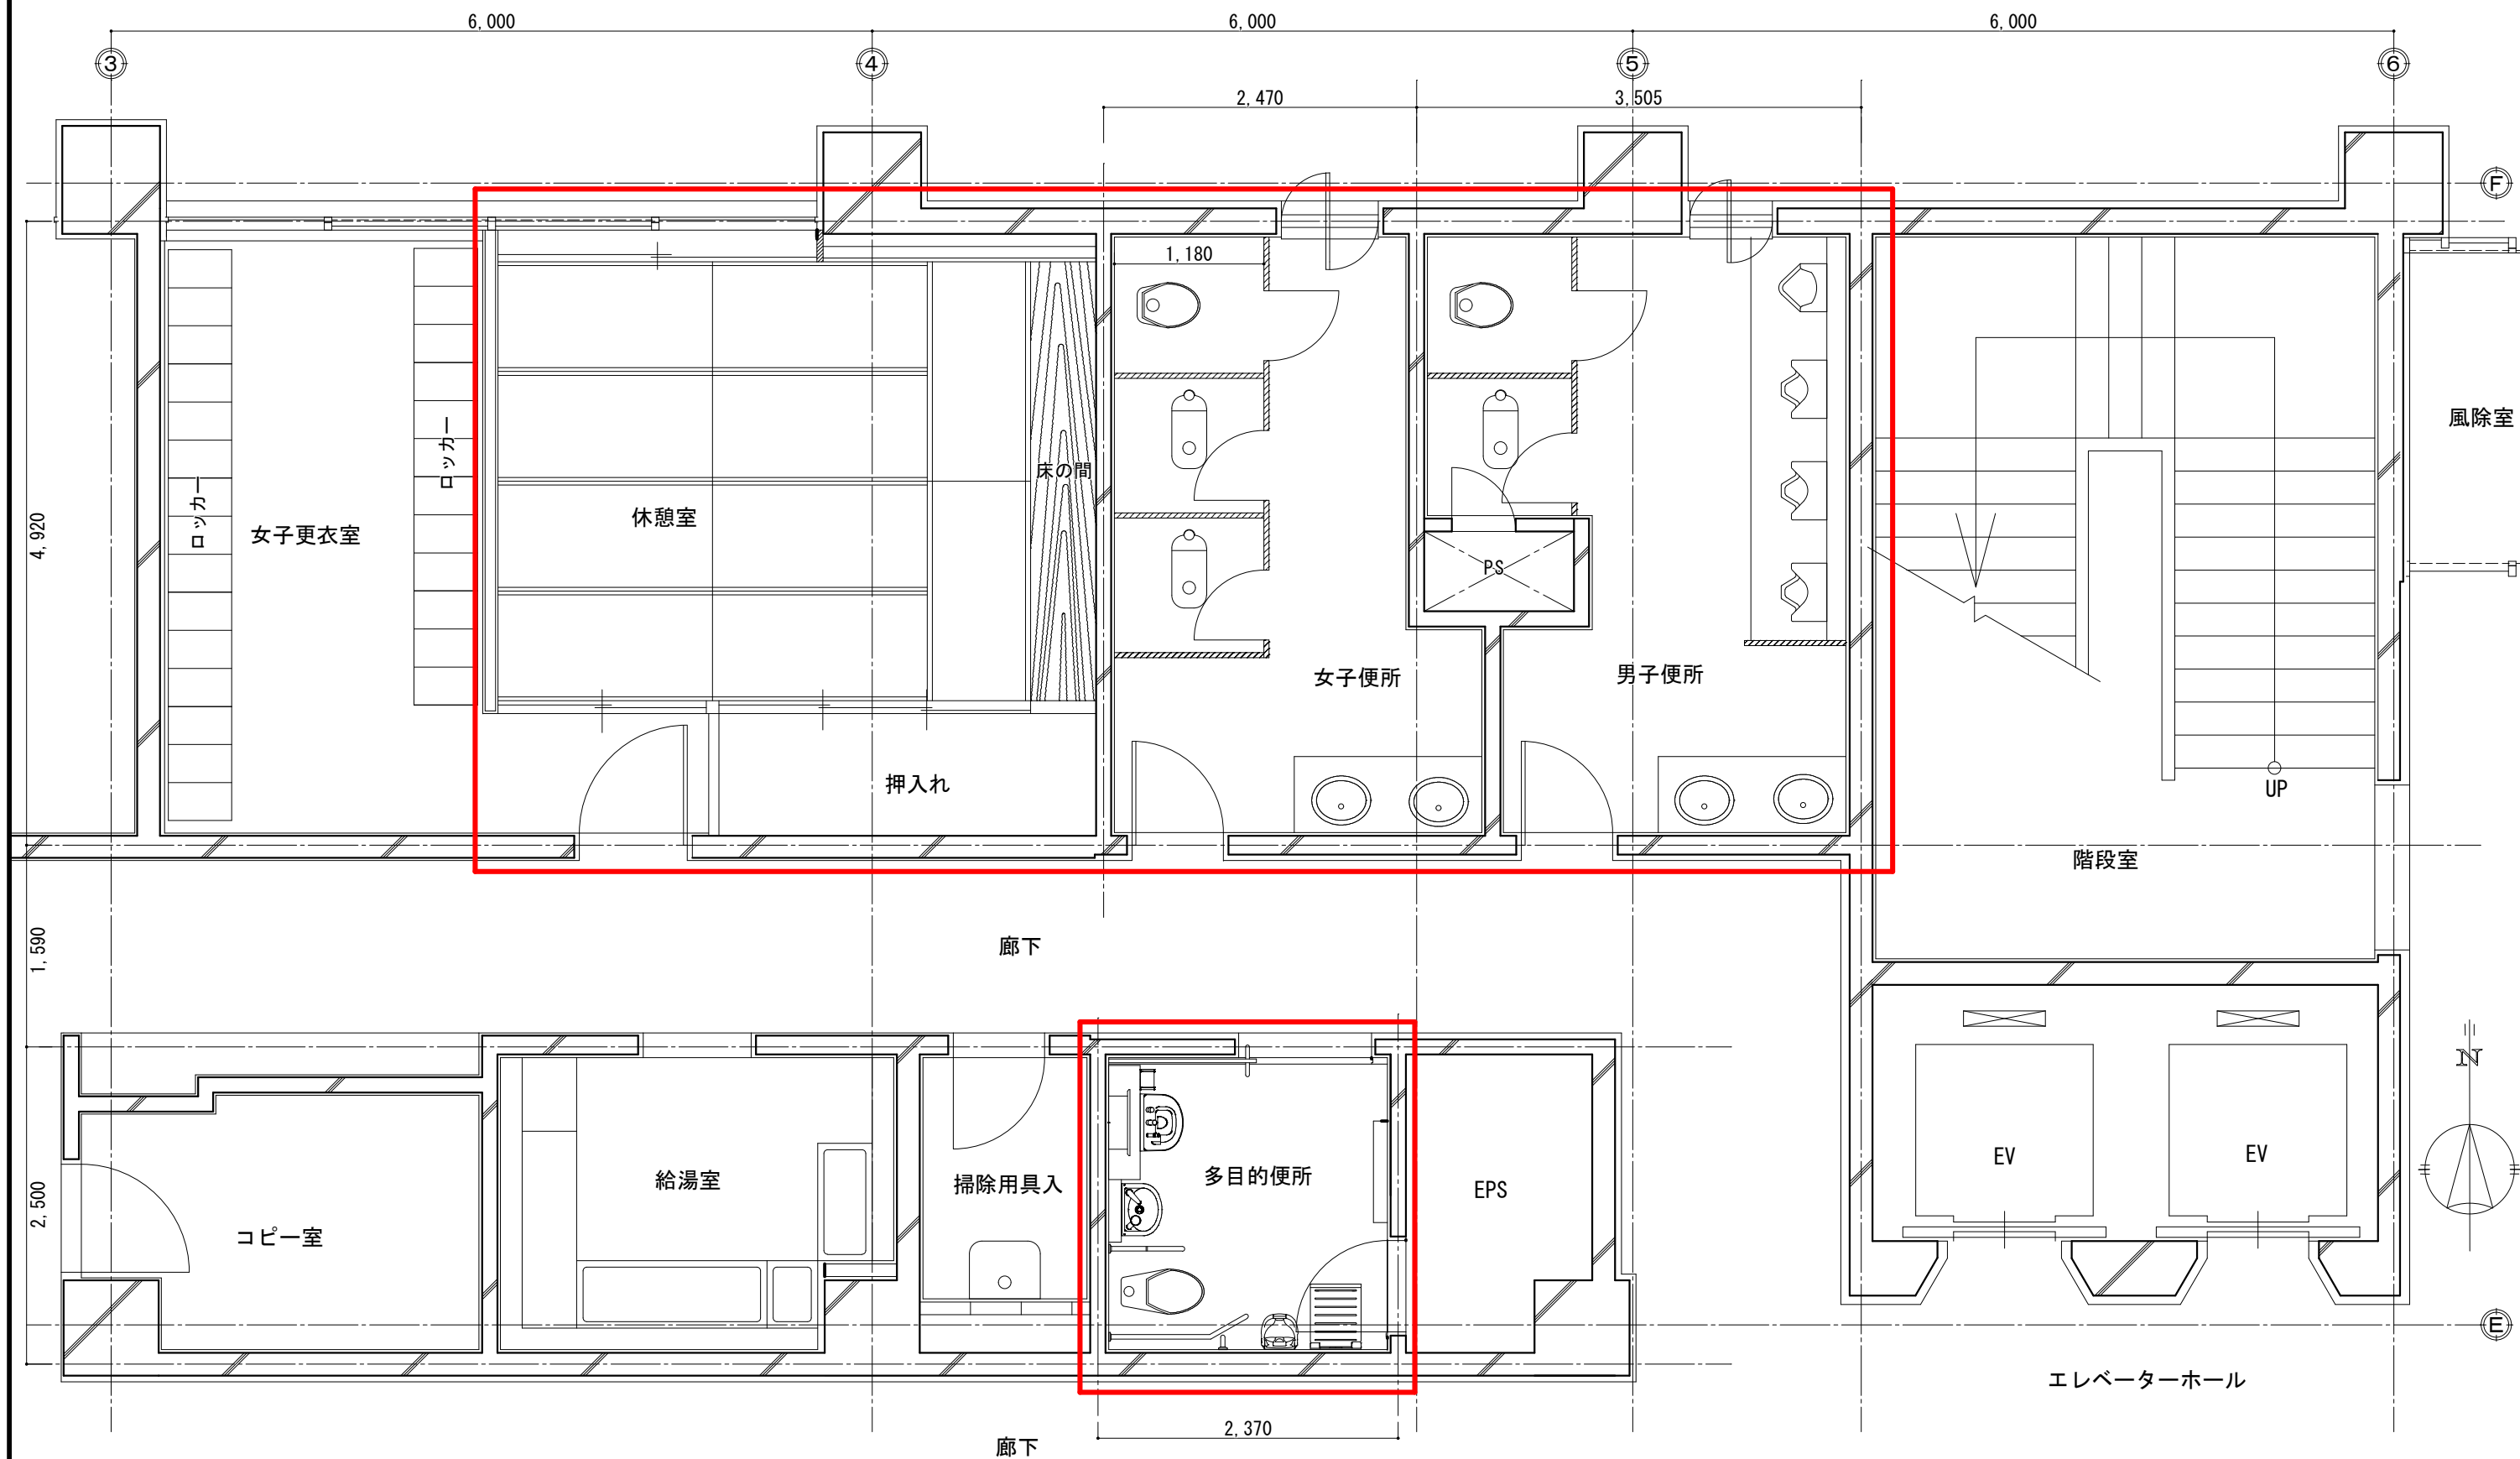


1階トイレ平面図

：改修対象範囲を示す

特記事項	 葛城市総務部管財課	技師	照査	設計	製図	工事名称	新庄庁舎トイレ等環境改善事業	施工場所	葛城市柿本地内	作成日付	R07・04・21
						図名	1階平面図（改修対象範囲）	縮尺	A3：S=1/50 A4：S=1/70	図面番号	

【別紙1-1】対象範囲図


現況図

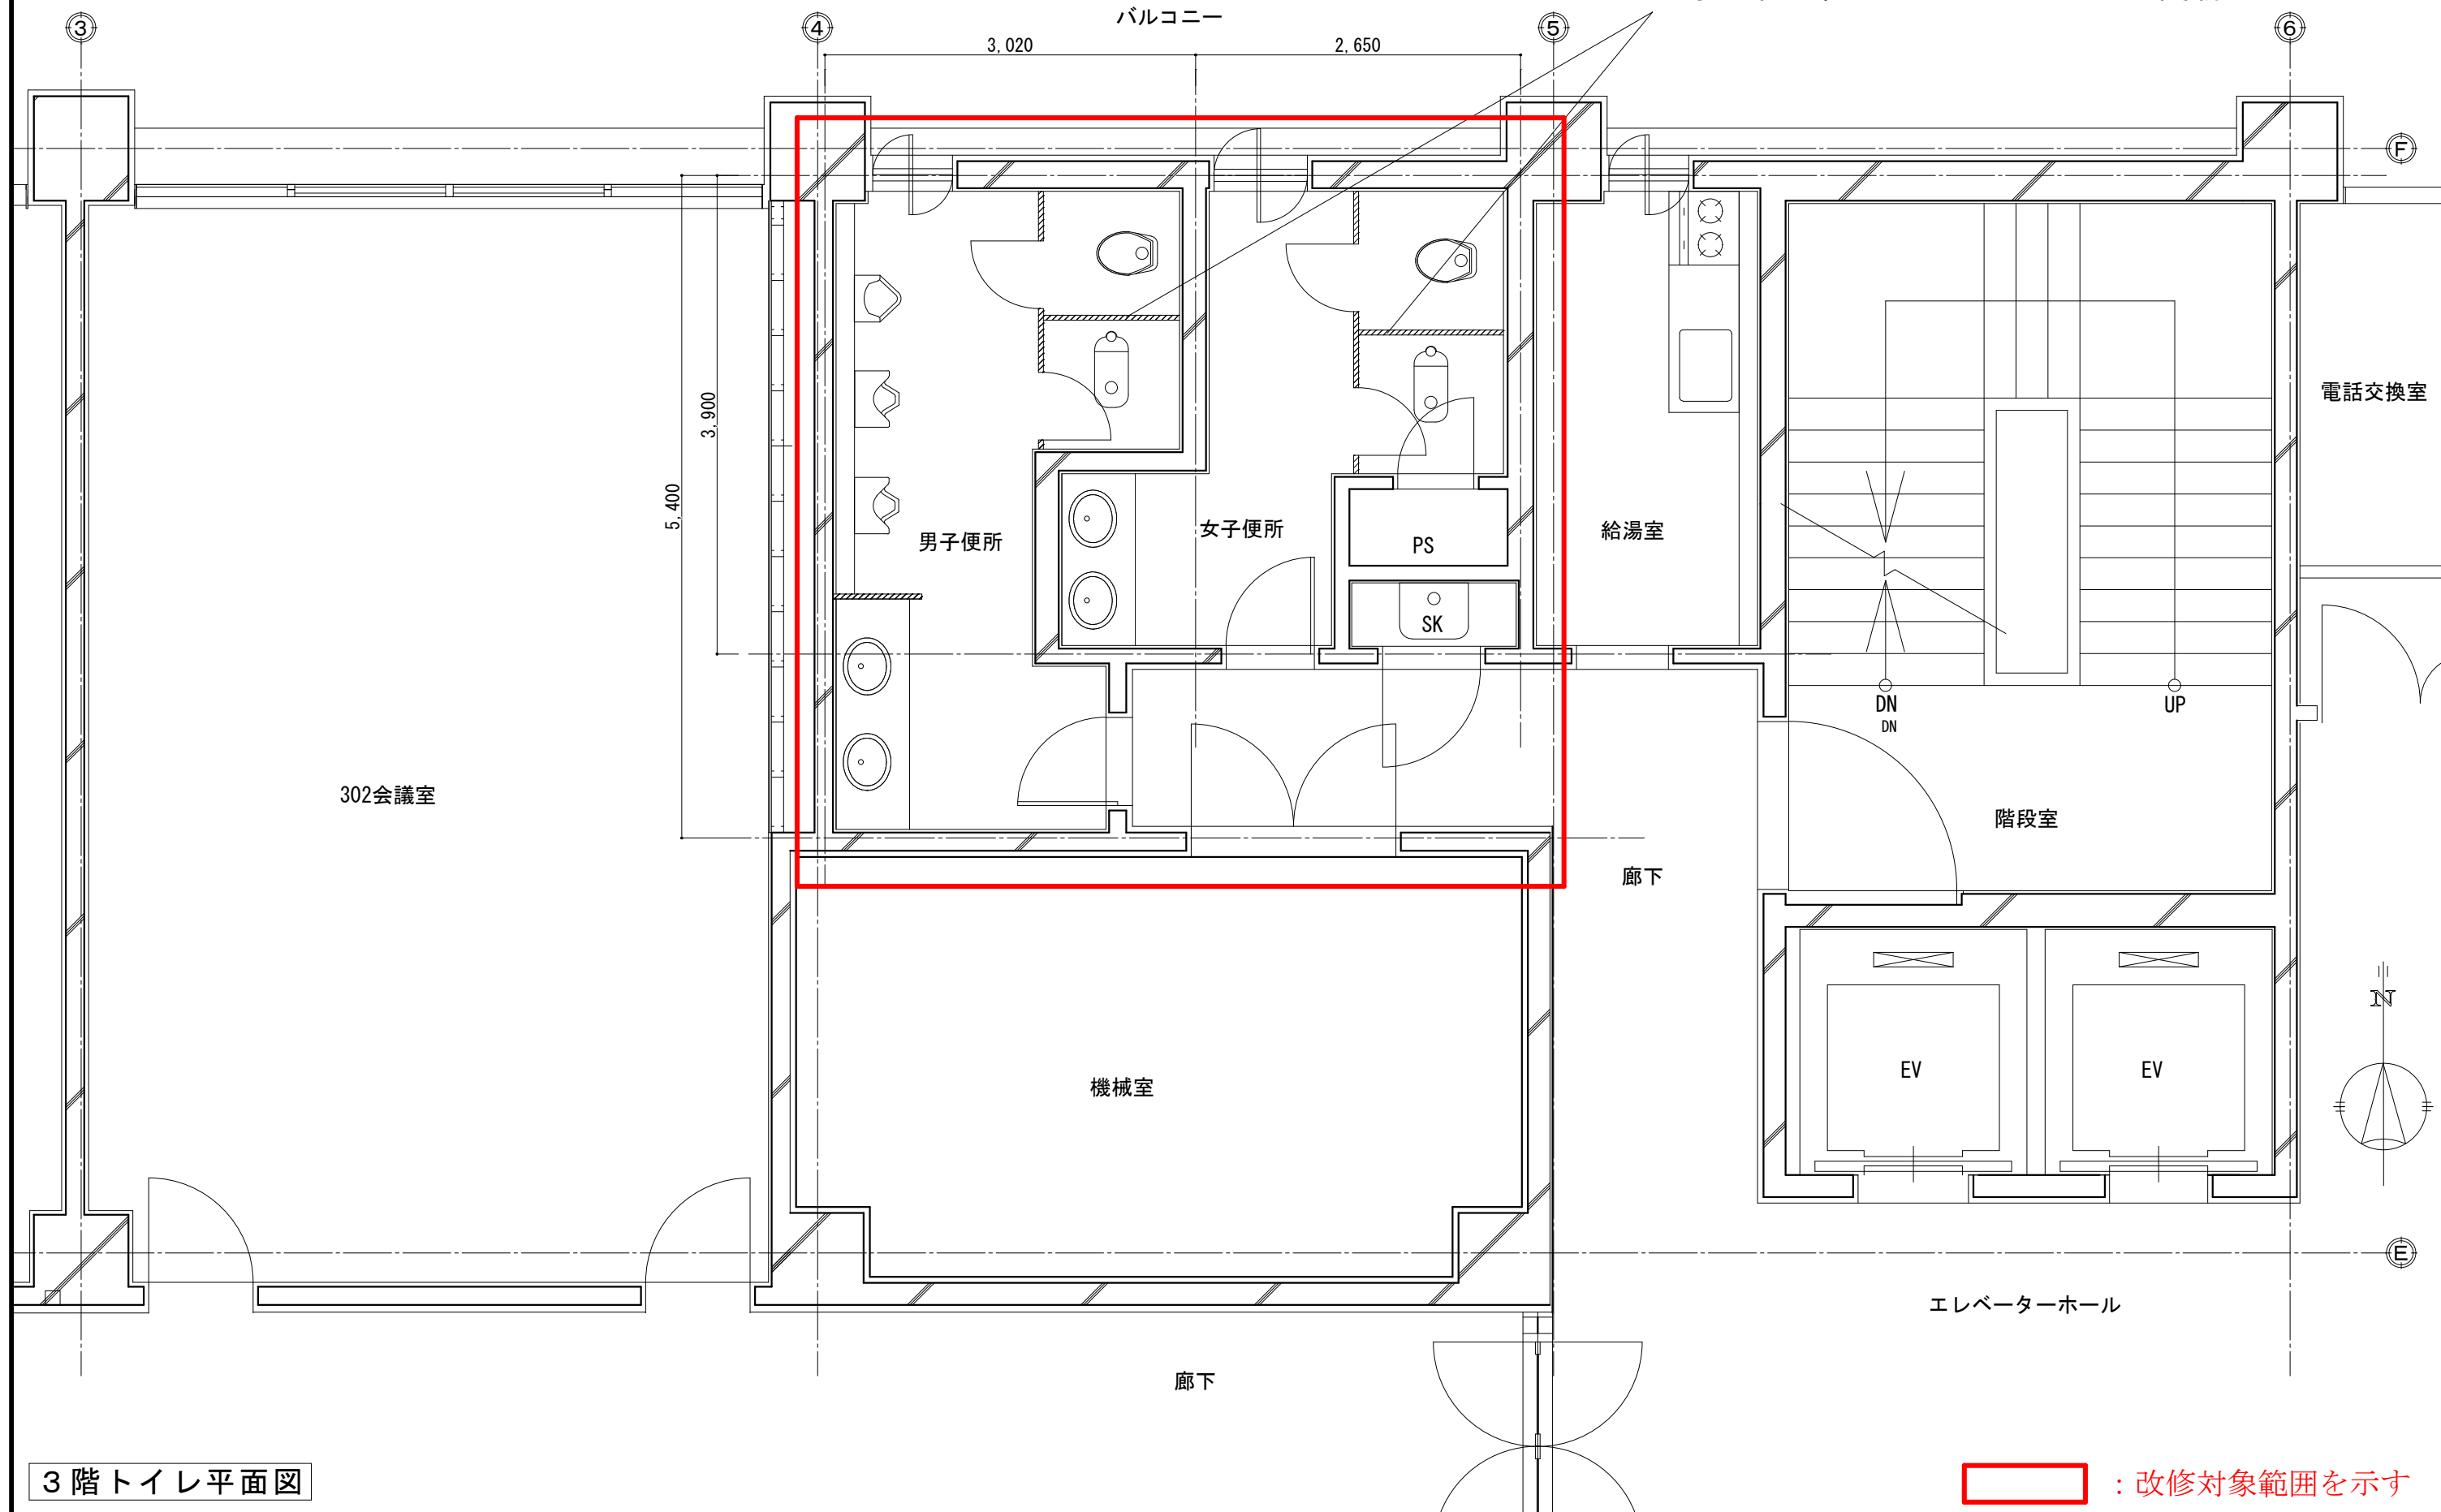

3階トイレ平面図

：改修対象範囲を示す

特記事項	 葛城市総務部管財課	技師	照査	設計	製図	工事名称	新庄庁舎トイレ等環境改善事業	施工場所	葛城市柿本地内	作成日付	R07・04・21
						図名	3階平面図（改修対象範囲）	縮尺	A3：S=1/50 A4：S=1/70	図面番号	

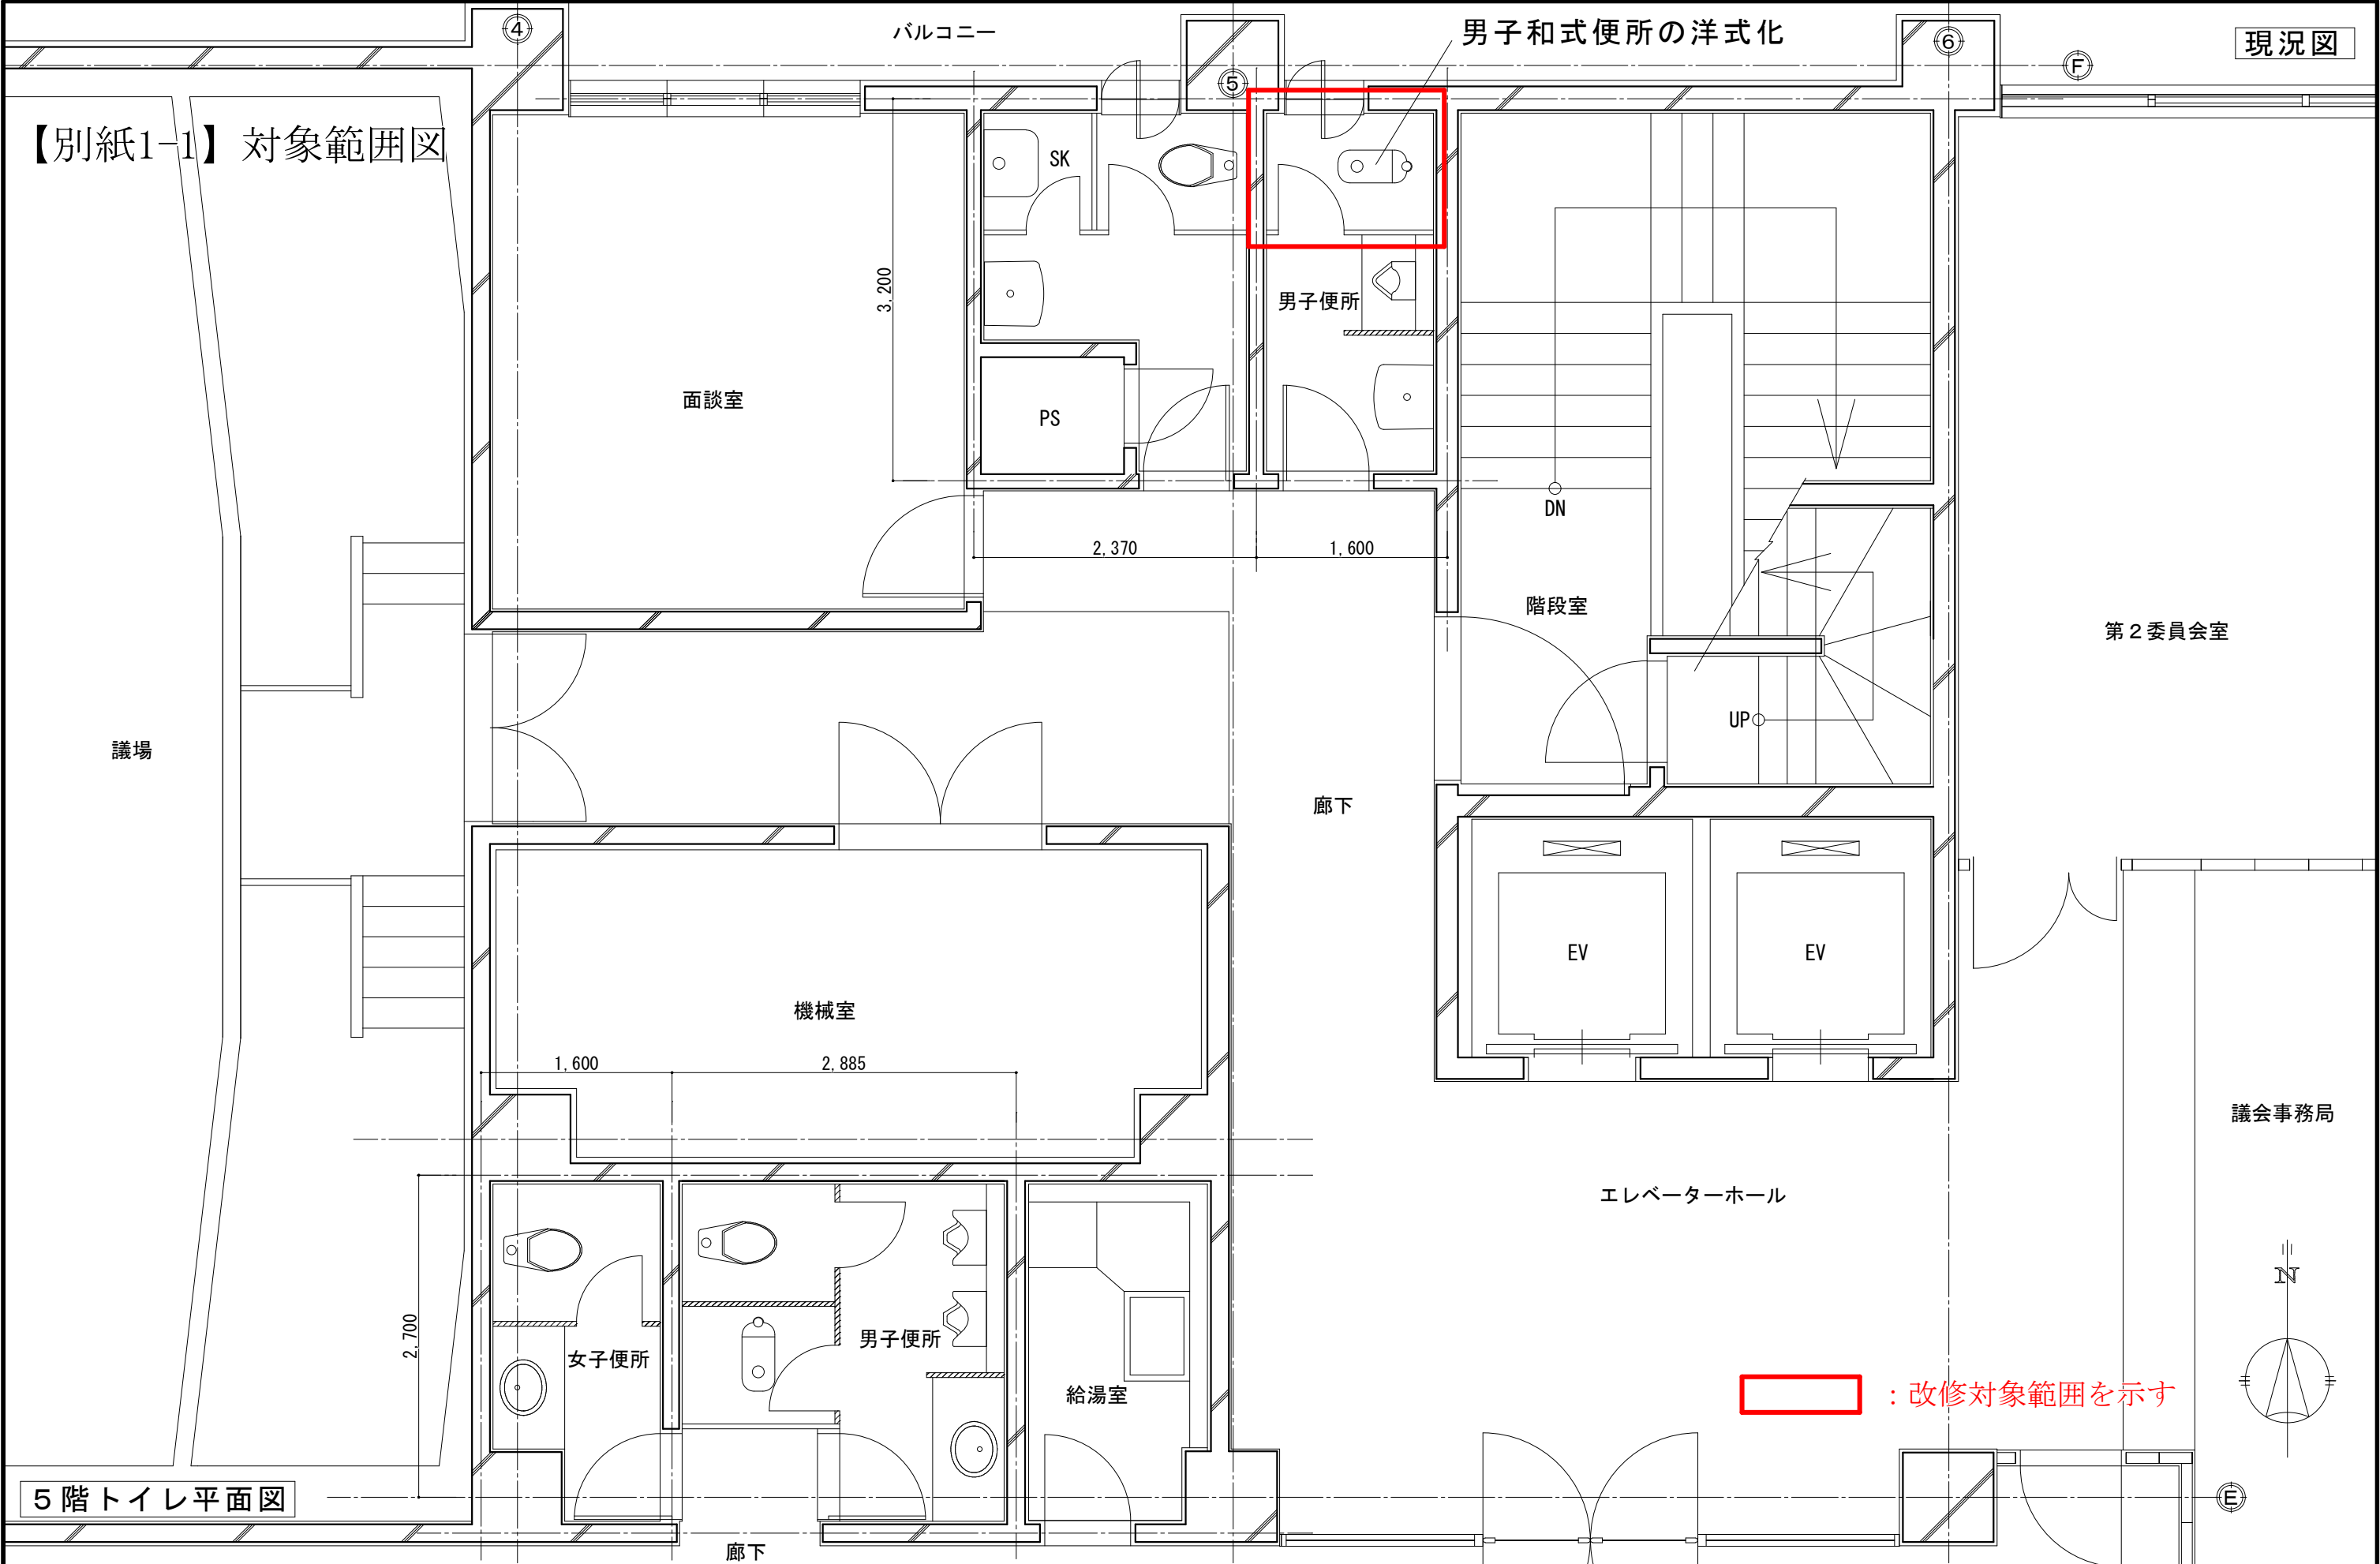


5階トイレ平面図

特記事項	 葛城市総務部管財課	技師	照査	設計	製図	工事名称	新庄庁舎トイレ等環境改善事業	施工場所	葛城市柿本地内	作成日付	R07・04・21
						図名	5階平面図（改修対象範囲）	縮尺	A3：S=1/50 A4：S=1/70	図面番号	

【別紙1-2】1階平面図（改修後）（参考図）

計画図

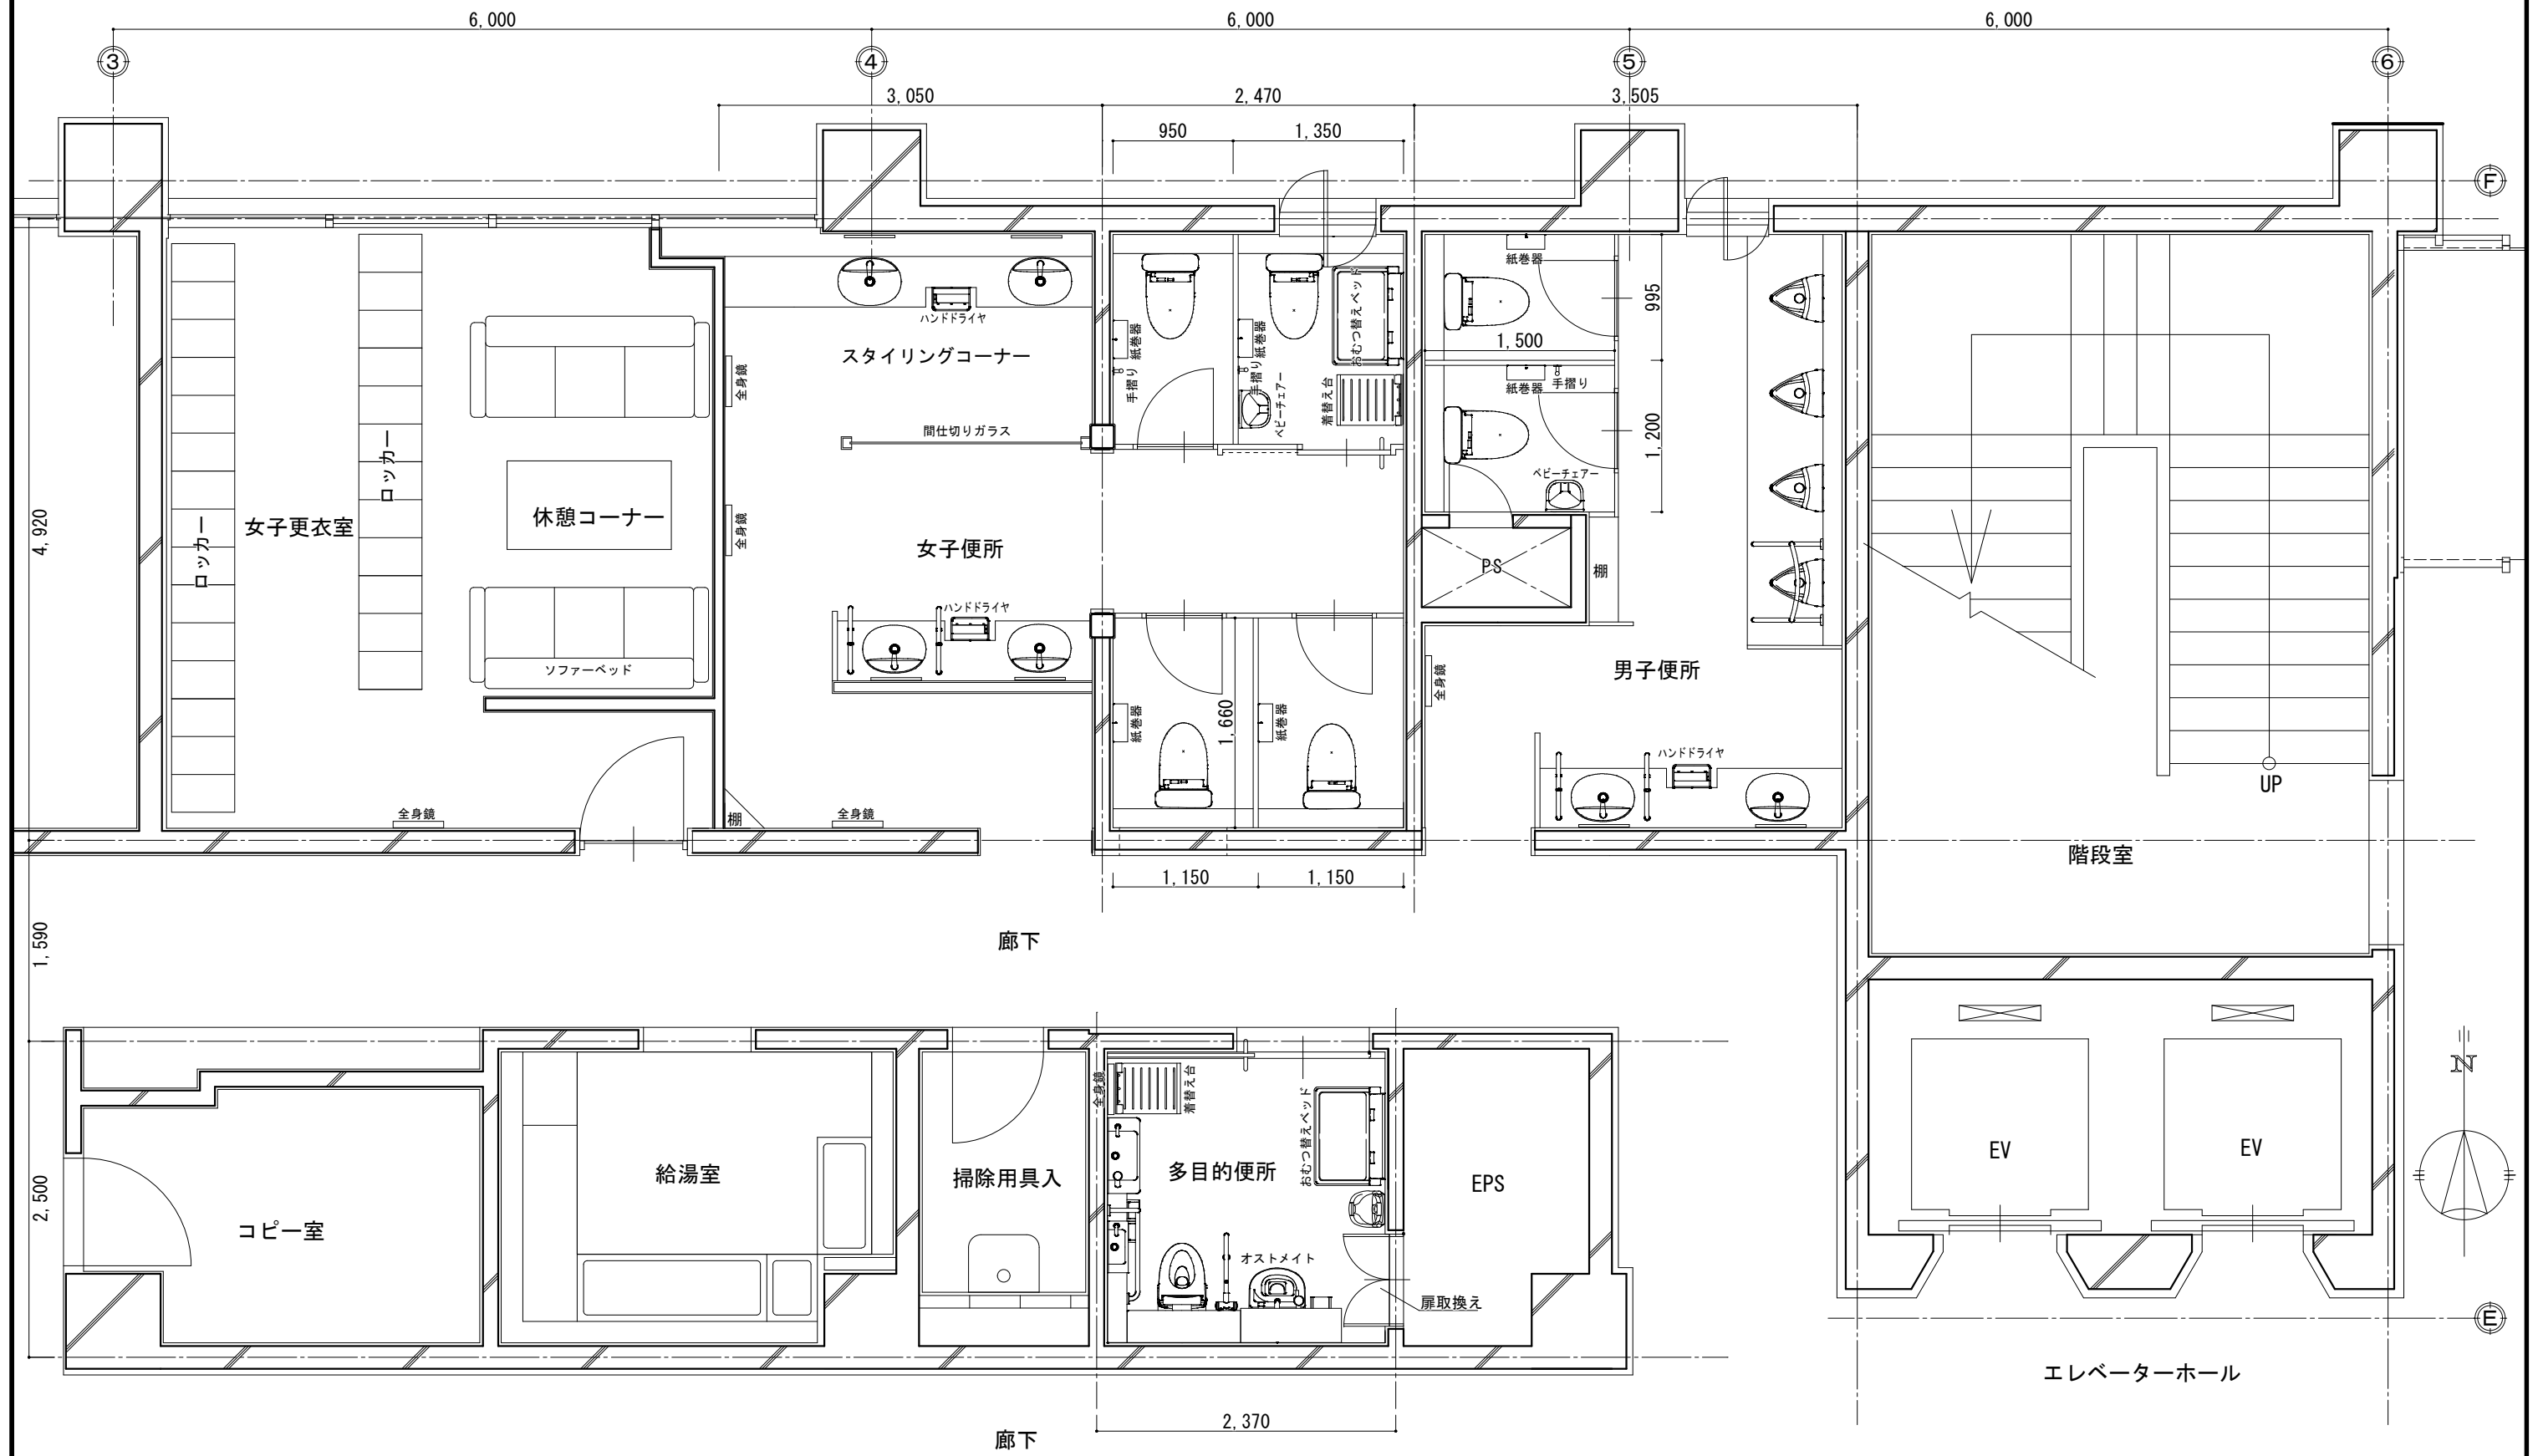

1階トイレ平面図

特記事項	 葛城市総務部管財課	技師	照査	設計	製図	工事名称	新庄庁舎トイレ等環境改善事業	施工場所	葛城市柿本地内	作成日付	R07・04・21
						図名	1階平面図（改修後）（参考図）	縮尺	A3：S=1/50 A4：S=1/70	図面番号	

【別紙1-3】 部位別改修仕様一覧表

工種	部位		1階トイレ（男子、女子、多目的）の拡張を伴う全面改修工事		5階トイレ（男子）の和便器洋式化工事及びトイレブース更新工事	3階トイレ（男子、女子）の老朽化に伴うトイレブース更新工事	参考型番（TOTO）	
			仕様					
建築	床	1階	ピット有	既存仕上材、下地材等を撤去の上、珪藻土直均し及びビニル床シート（抗菌タイプ）t=2.0mm程度		-	-	
			ピット無	既存仕上材を撤去の上ビニル床シート（抗菌タイプ）t=2.0mm程度（女子更衣室部分）		-	-	
		5階	-		既存仕上材を撤去の上、ビニル床シート（抗菌タイプ）t=2.0mm程度（ブース内）	-		
	巾木		床巻上 H=100程度		現状のまま	現状のまま		
	壁		既存タイル部分：既存タイルの上、メラン化粧板t=3.0mm 新設壁部分（FL±0mm～1800mm）：耐水合板t=12.0mm、メラン化粧板t=3.0mm （FL+1800mm以上） シーリングボードt=12.5mm、メラン化粧板t=3.0mm程度		現状のまま	現状のまま		
	天井		プラスチックボードt=9.5mm、岩綿吸音板t=9mm程度 廻縁：樹脂製、天井点検口：450mm×450mm程度（男子、女子、多目的各1箇所）		現状のまま	現状のまま		
	窓		現状のまま		現状のまま	現状のまま		
	トイレブース		高圧メラン化粧合板、ペーパーコア（H=2300mm、扉部分H=2100mm） 巾木：ステンレス製		高圧メラン化粧合板、ペーパーコア（H=2100mm）、巾木：ステンレス製	高圧メラン化粧合板、ペーパーコア（H=2100mm）、巾木：ステンレス製		
	カウンター		カウンターボウル一体型、下面扉：必要、手洗カウンターに手摺（男女各1箇所）		現状のまま	現状のまま	カウンター MH45 扉 MFT3 手摺 M268N	
	ライニング		天板：人工大理石t=20mm程度、側面：耐水合板（中）、メラン化粧板t=3.0mm程度		現状のまま	現状のまま		
	ペーパーホルダー		棚付き二連紙巻器		現状のまま	現状のまま	PH YH702	
	鏡		450×1000程度（LED付）		現状のまま	現状のまま	鏡 EL80018	
	PS		壁点検扉：EP塗装（既存流用）		現状のまま	現状のまま		
	多目的便所		扉：EP塗装（既存流用）、その他仕様は男子女子トイレ仕様に準ずる。		-	-		
換気設備	換気扇		現状のまま ただし、換気装置追加の場合は、窓付き照明連動制御装置（遅れ機能付き、常時オンオフ機能付き）		現状のまま	現状のまま	[Panasonic] スイッチ WTC5822W	
給排水衛生設備	小便器		壁掛自動洗浄小便器、低リフト型 荷物掛けフック、小便器用手すり（1箇所）		現状のまま	現状のまま	小便器 UFS900WR フック YKH22 小便器用手すり T112CU22	
	洋便器		掃除口付床置床排水大便器フラッシュタンク式、ふた有、温水洗浄便座、電波式リモコン、擬音装置、、荷物掛けフック L型手摺（男子1箇所、女子2箇所）、ペビチェア（男女各1箇所）、収納式ペビシート（女子1箇所） 収納式着換台（女子1箇所）		リモテル工法又は和洋改修工法 掃除口付床置床排水大便器フラッシュタンク式、ふた有、温水洗浄便座、電波式リモコン、擬音装置、ふた電動開閉	現状のまま	便器 CFS498BC 便座 TCF5831AU フック YKH22 L型手摺 T112CL9 ペビチェア YKA15S 収納式ペビシート YKA25N 収納式着換台 YKA41R	
	和便器		新設無		新設無	現状のまま		
	カウンター（手洗）		自動水栓		現状のまま	現状のまま	自動水栓 TLE28SSIW	
	多目的便所		洋便器（壁掛け）、温水洗浄便座、電波式リモコン、自動便器洗浄 L字手摺、跳ね上げ式手摺 車いす対応洗面器（手摺付き）、トイレ横カウンター付き洗面器（電気温水器付）、自動水栓 鏡（600×900程度）、オストメイト（電気温水器付） 水石入れ、ペビチェア、収納式ペビシート、収納式着換台、荷物掛けフック 出入口扉、EPS扉：EP塗装（既存流用）		-	-	コンパクトリアフリートイレバック UADBK611A1A1ADD1BA 便座 TCF5841AU 鏡 YM6090A フック YKH22 ペビチェア YKA15S 収納式ペビシート YKA25N 収納式着換台 YKA41R	
	配管	給水管	水道用硬質塩化ビニル管（HIVP）		現状のまま	現状のまま		
		排水管	水道用硬質塩化ビニル管（VP）、排水用耐火2層管		現状のまま	現状のまま		
通気管		水道用硬質塩化ビニル管（VP）、排水用耐火2層管		現状のまま	現状のまま			
電気設備	照明器具		ダウンライト、照明制御装置（既存のLED照明は市に引渡し ダウンライトは再使用可能（再使用しない場合は、廃棄せずに市に引渡し） ※他の照明方法採用可能		現状のまま	現状のまま	[Panasonic]LED LSS9-4-23 ダウンライト LRS1-05 スイッチ WTC5822W	
その他			・小便器下部には、汚垂石を新設 ・全身鏡を新設（男子1箇所、女子2箇所、多目的1箇所） ・ハンドドライヤーを新設（男子1箇所、女子1箇所、多目的1箇所） ・既存壁がブロック壁である場合は撤去		-	-	汚垂石 AB690BR 全身鏡 YMK50K TYC320W	